


RZUT DACHU
ROZMIESZCZENIE PANELI PV

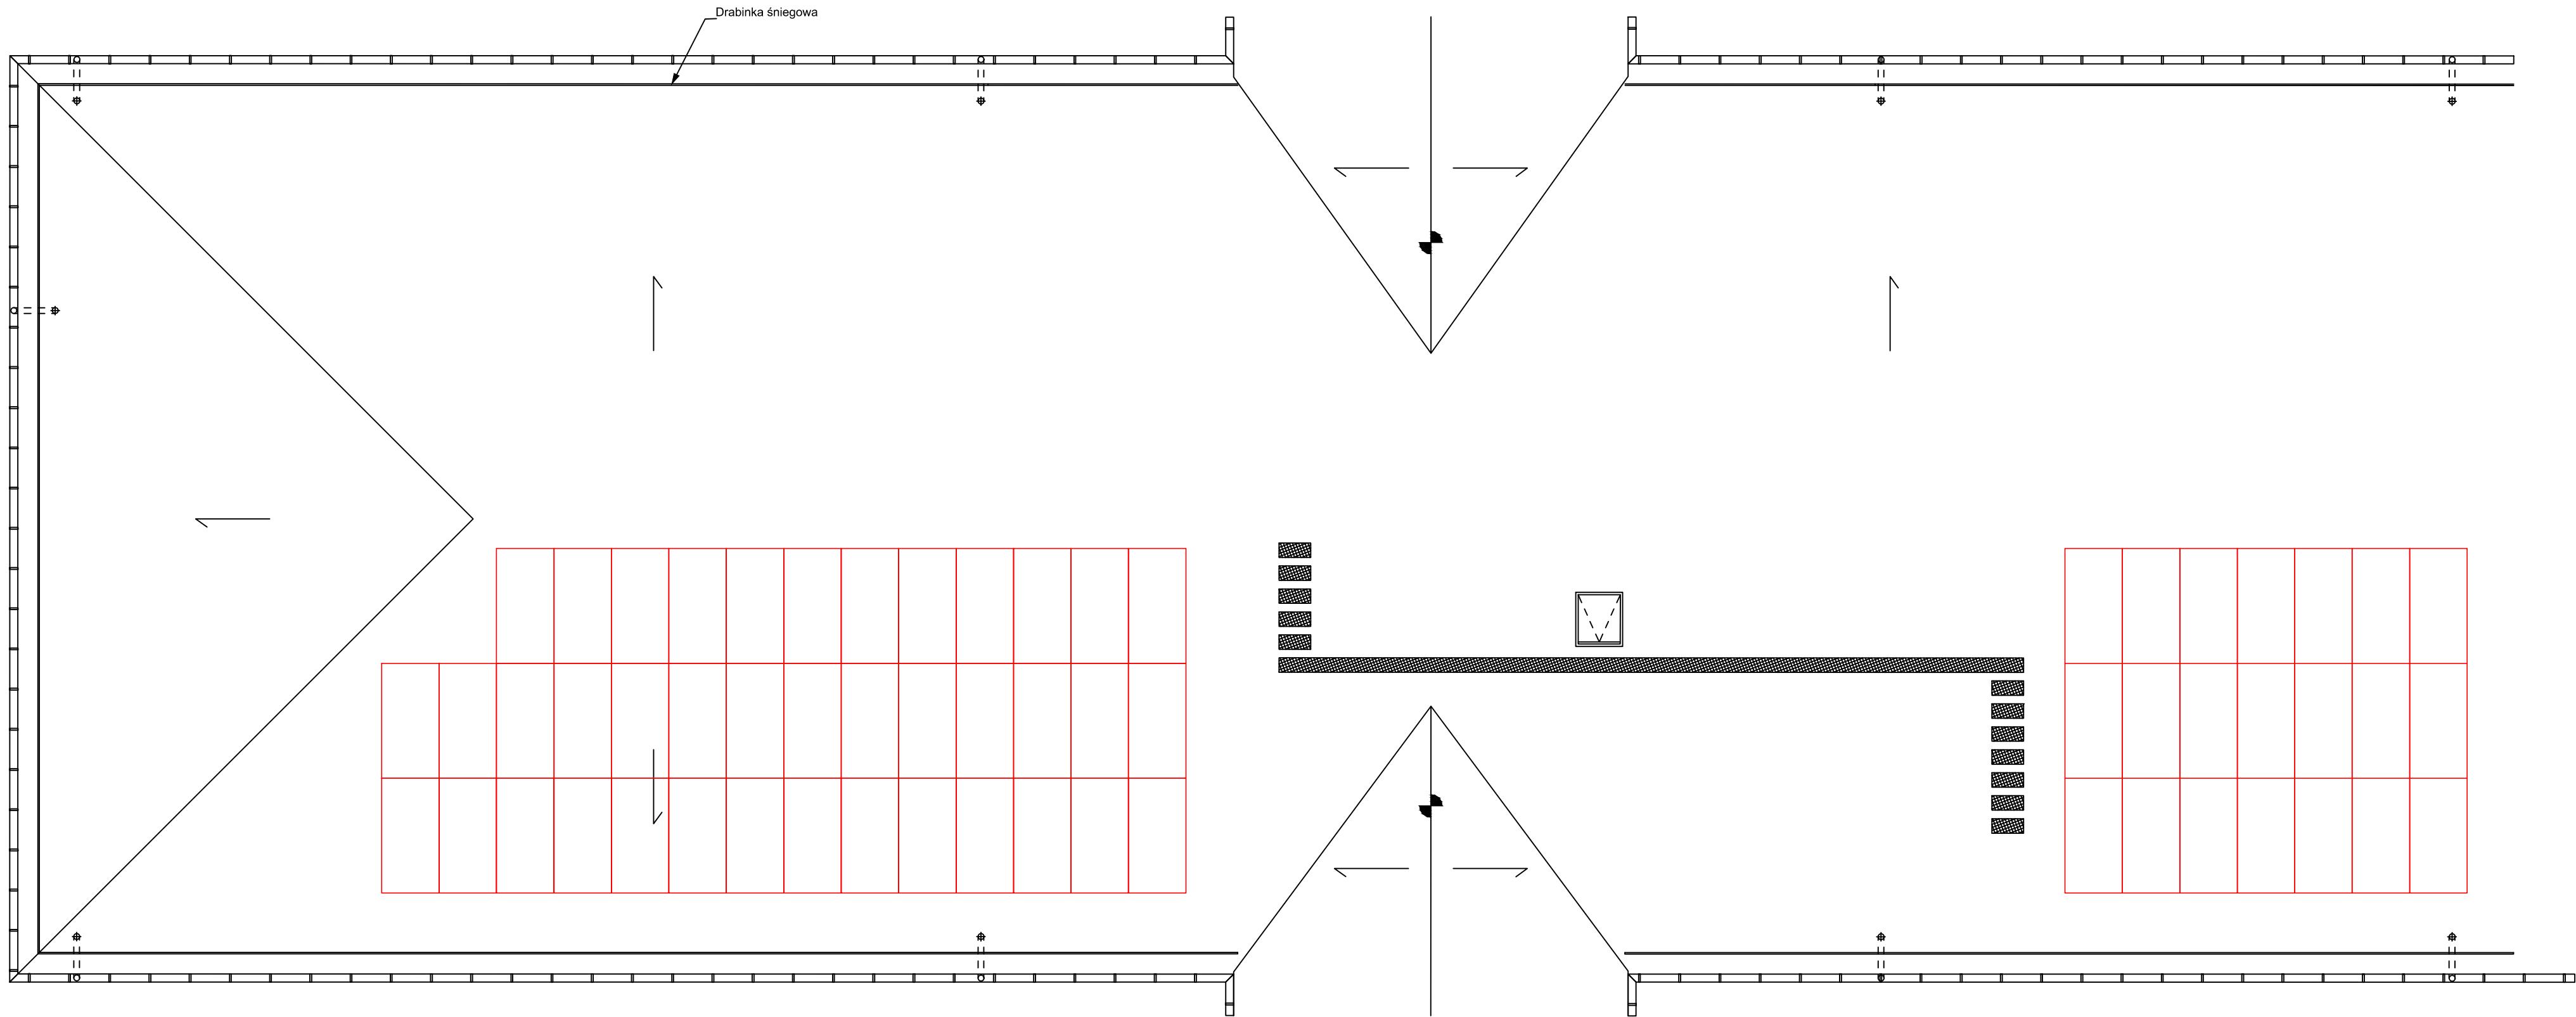

<div><div><div></div><div>EKOBUD</div></div><div><div>PRZEDSIĘBIORSTWO PROJEKTOWO-BUDOWLANE "EKOBUD" s.c.</div><div>Dmosin Drugi nr 89 B, 95-061 Dmosin</div><div>PRACOWNIA PROJEKTOWA:</div><div>93-312 Łódź, ul. Tuszyńska 155</div></div></div>			
* UTWÓR CHRONIONY PRAWEM AUTORSKIM - WSZELKIE PRAWA ZASTRZEŻONE *			
PROJEKT: Przebudowa i rozbudowa istniejącego obiektu Szkoły Podstawowej w Zagościńcu			
LOKALIZACJA INWESTYCJI: Szkoła Podstawowa w Zagościńcu ul. Szkolna 1 nr ewid. działek 170, 171, 172 obręb 04 w Zagościńcu, gm. Wołomin			
TYTUŁ RYSUNKU: RZUT DACHU ROZMIESZCZENIE PANELI PV			SKALA: 1:100
DATA: 10.2017			
BRANŻA: Instalacje Elektryczne	PODPIS:	FAZA: PW	
PROJEKTANT: Janusz Bojanowski	upr. bud. 195/68, 248/89 Wz. w specjalności instalacji, sieci urządzeń elektrycznych	NR RYSUNKU: Pv/1	
ASYSTENT PROJEKTANTA: mgr inż. Robert Nawrot			
SPRAWDZAJĄCY: inż. Zbigniew Wojnarowski	upr. bud. GP II-8346-263/76 w specjalności instalacyjno - inżynierijnej w zakr. sieci elektrycznych bez ograniczeń	NR STRONY:	