


Instalacja wentylacji mechanicznej- rzut dachu

LEGENDA:

– kanały czerpne

– kanały wywiewne

400 m³/h – ilość powietrza przepływającego przez dany element

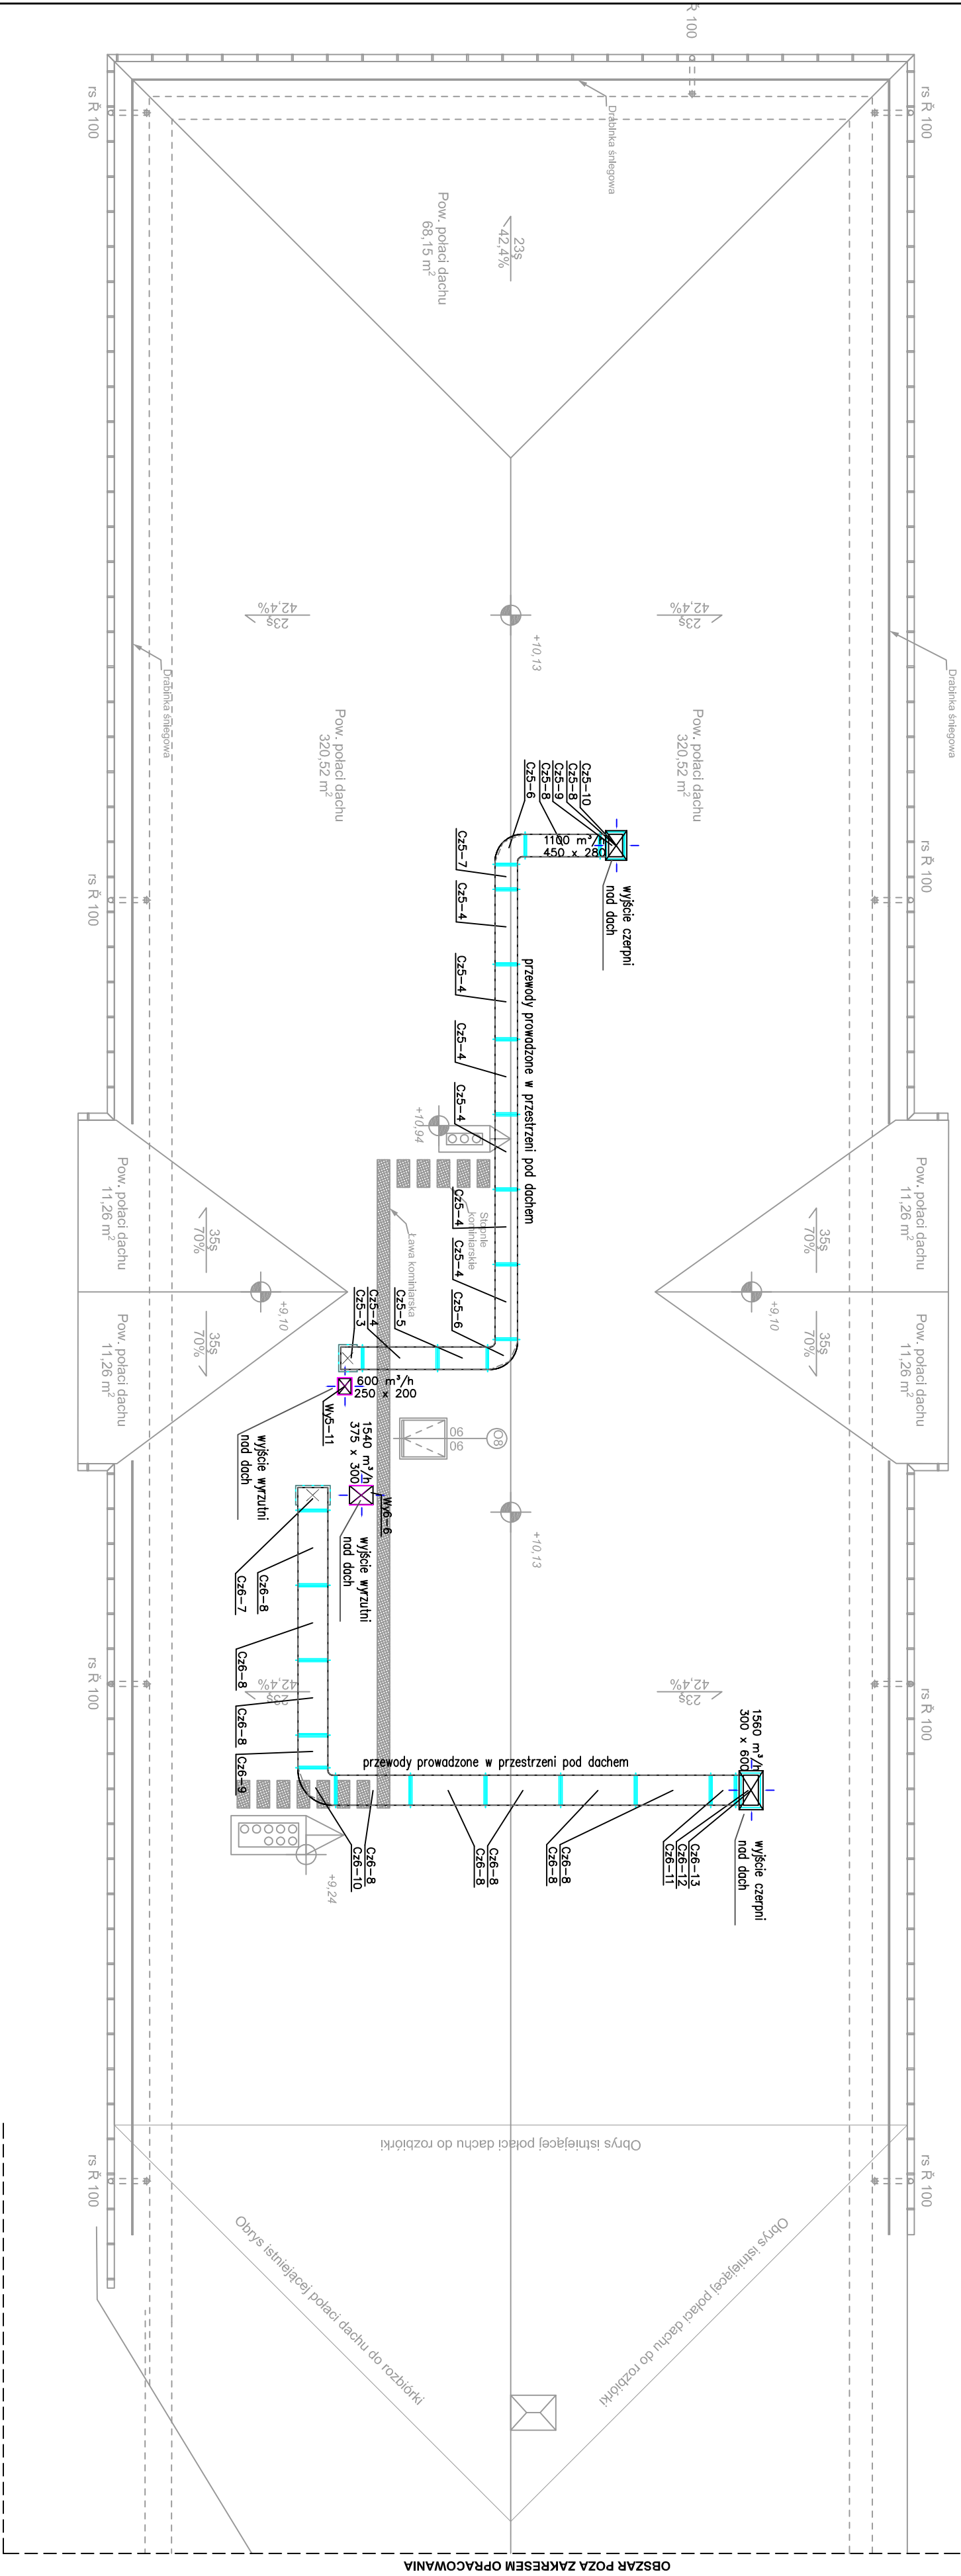

<div><div><div></div><div>PRZEDSIĘBIORSTWO PROJEKTOWO-BUDOWLANE "EKOBUD" s.c.</div><div>PRACOWNIA PROJEKTOWA:</div><div>93-312 Łódź, ul. Tuszyńska 155</div></div><div>" Utwór chroniony prawem autorskim - wszelkie prawa zastrzeżone "</div></div>			
PROJEKT: Przebudowa i rozbudowa istniejącego obiektu Szkoły Podstawowej w Zagościńcu			
LOKALIZACJA INWESTYCJI: Szkoła Podstawowa w Zagościńcu ul. Szkolna 1 nr ewid. działek 170, 171, 172 obręb 04 w Zagościńcu, gm. Wołomin			
TYTUŁ RYSUNKU: Instalacja wentylacji mechanicznej- rzut dachu		SKALA: 1:100	
BRANŻA: INSTALACJE SANITARNE		PODSZCZEGÓŁY:	DATA: 10.2017
PROJEKTANT: mgr inż. Jacek Winiarski	upr. bud. 32918/04, 16778/04, 37918/10, w spec. instalacyjno-hydraulicznej (w zakresie sieci sanitarnych i ochrony środowiska)	PRZECZYTANO:	NR RYSUNKU: PW
ASYSTENT PROJEKTANTA:			V/03
SPRAWDZAJĄCY: mgr inż. Jakub Mik	upr. bud. nr LOD/2149/POOS/13 do proj. bez ograniczeń w specjalności instalacyjnej		NR STRONY: V/24